


平面图

5:1-400

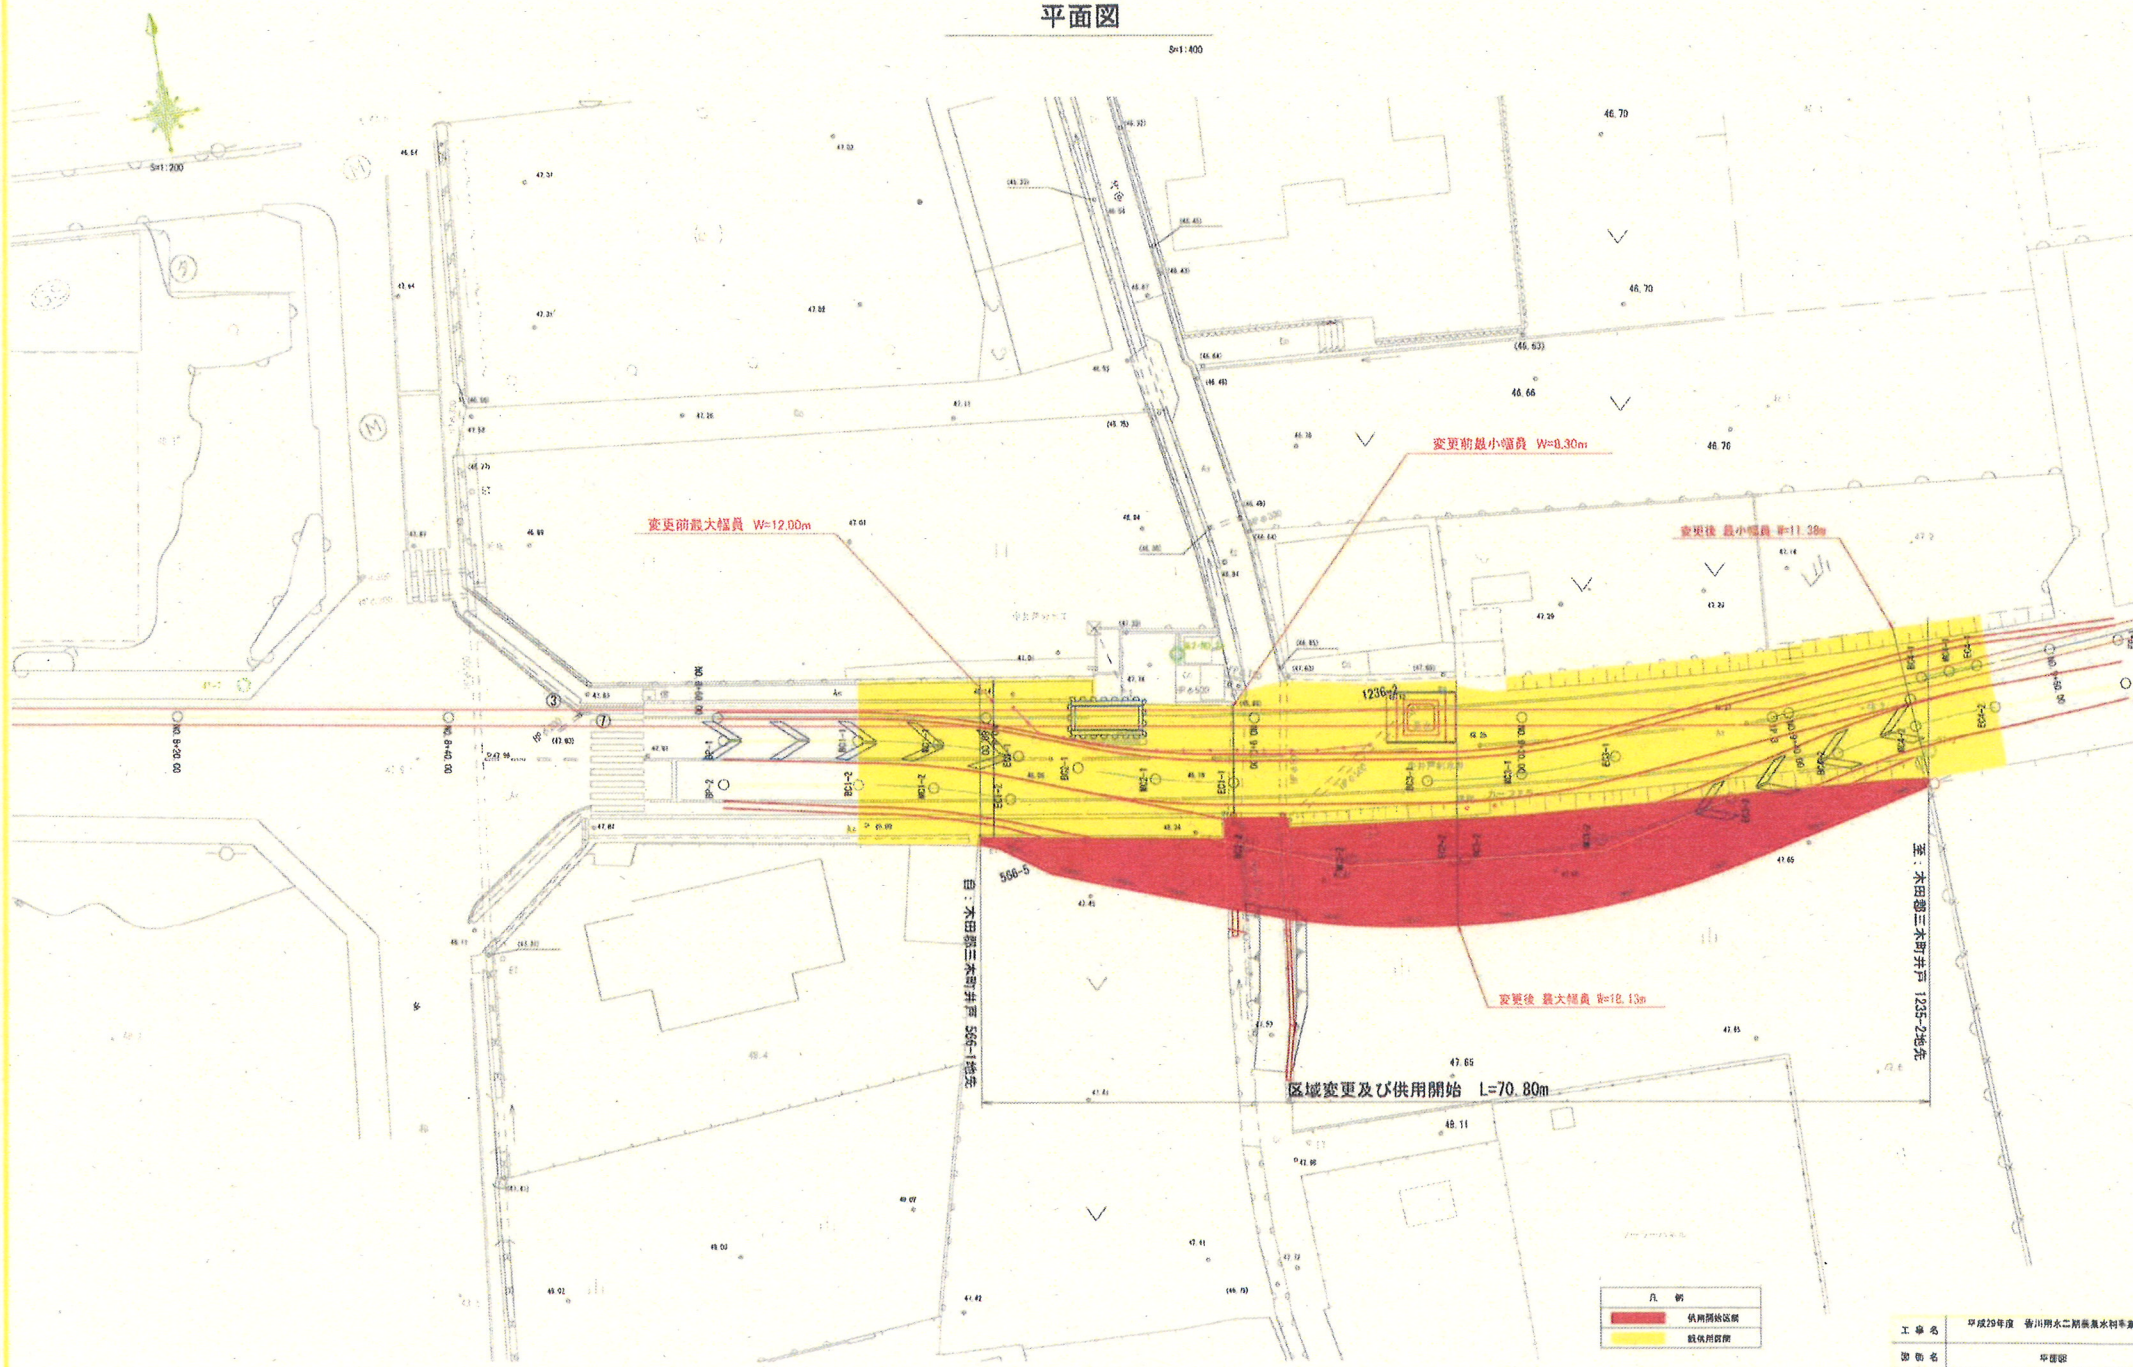

凡例	
	供用開始区域
	既供用区域

工事名	平成29年度 香川用水二期農業水利事業	
担当者	平塚啓	
作成年月日		
縮尺	図示	図面番号
全投名		
事業所名	中国国土建設院 香川用水二期農業水利事業課	